



# PROGETTO ESECUTIVO

Oggetto: RIGENERAZIONE DI UN IMPIANTO SPORTIVO  
IN LOCALITA' OLICETO - COMUNE DI STIO (SA)

Comm.te: Comune di Stio (SA)


Elaborato: PROGETTO

SALA POLIVALENTE: IMPIANTI ELETTRICI E TERMICI

PIANTA scala 1:50

tavola  
**6a**


Il Progettista

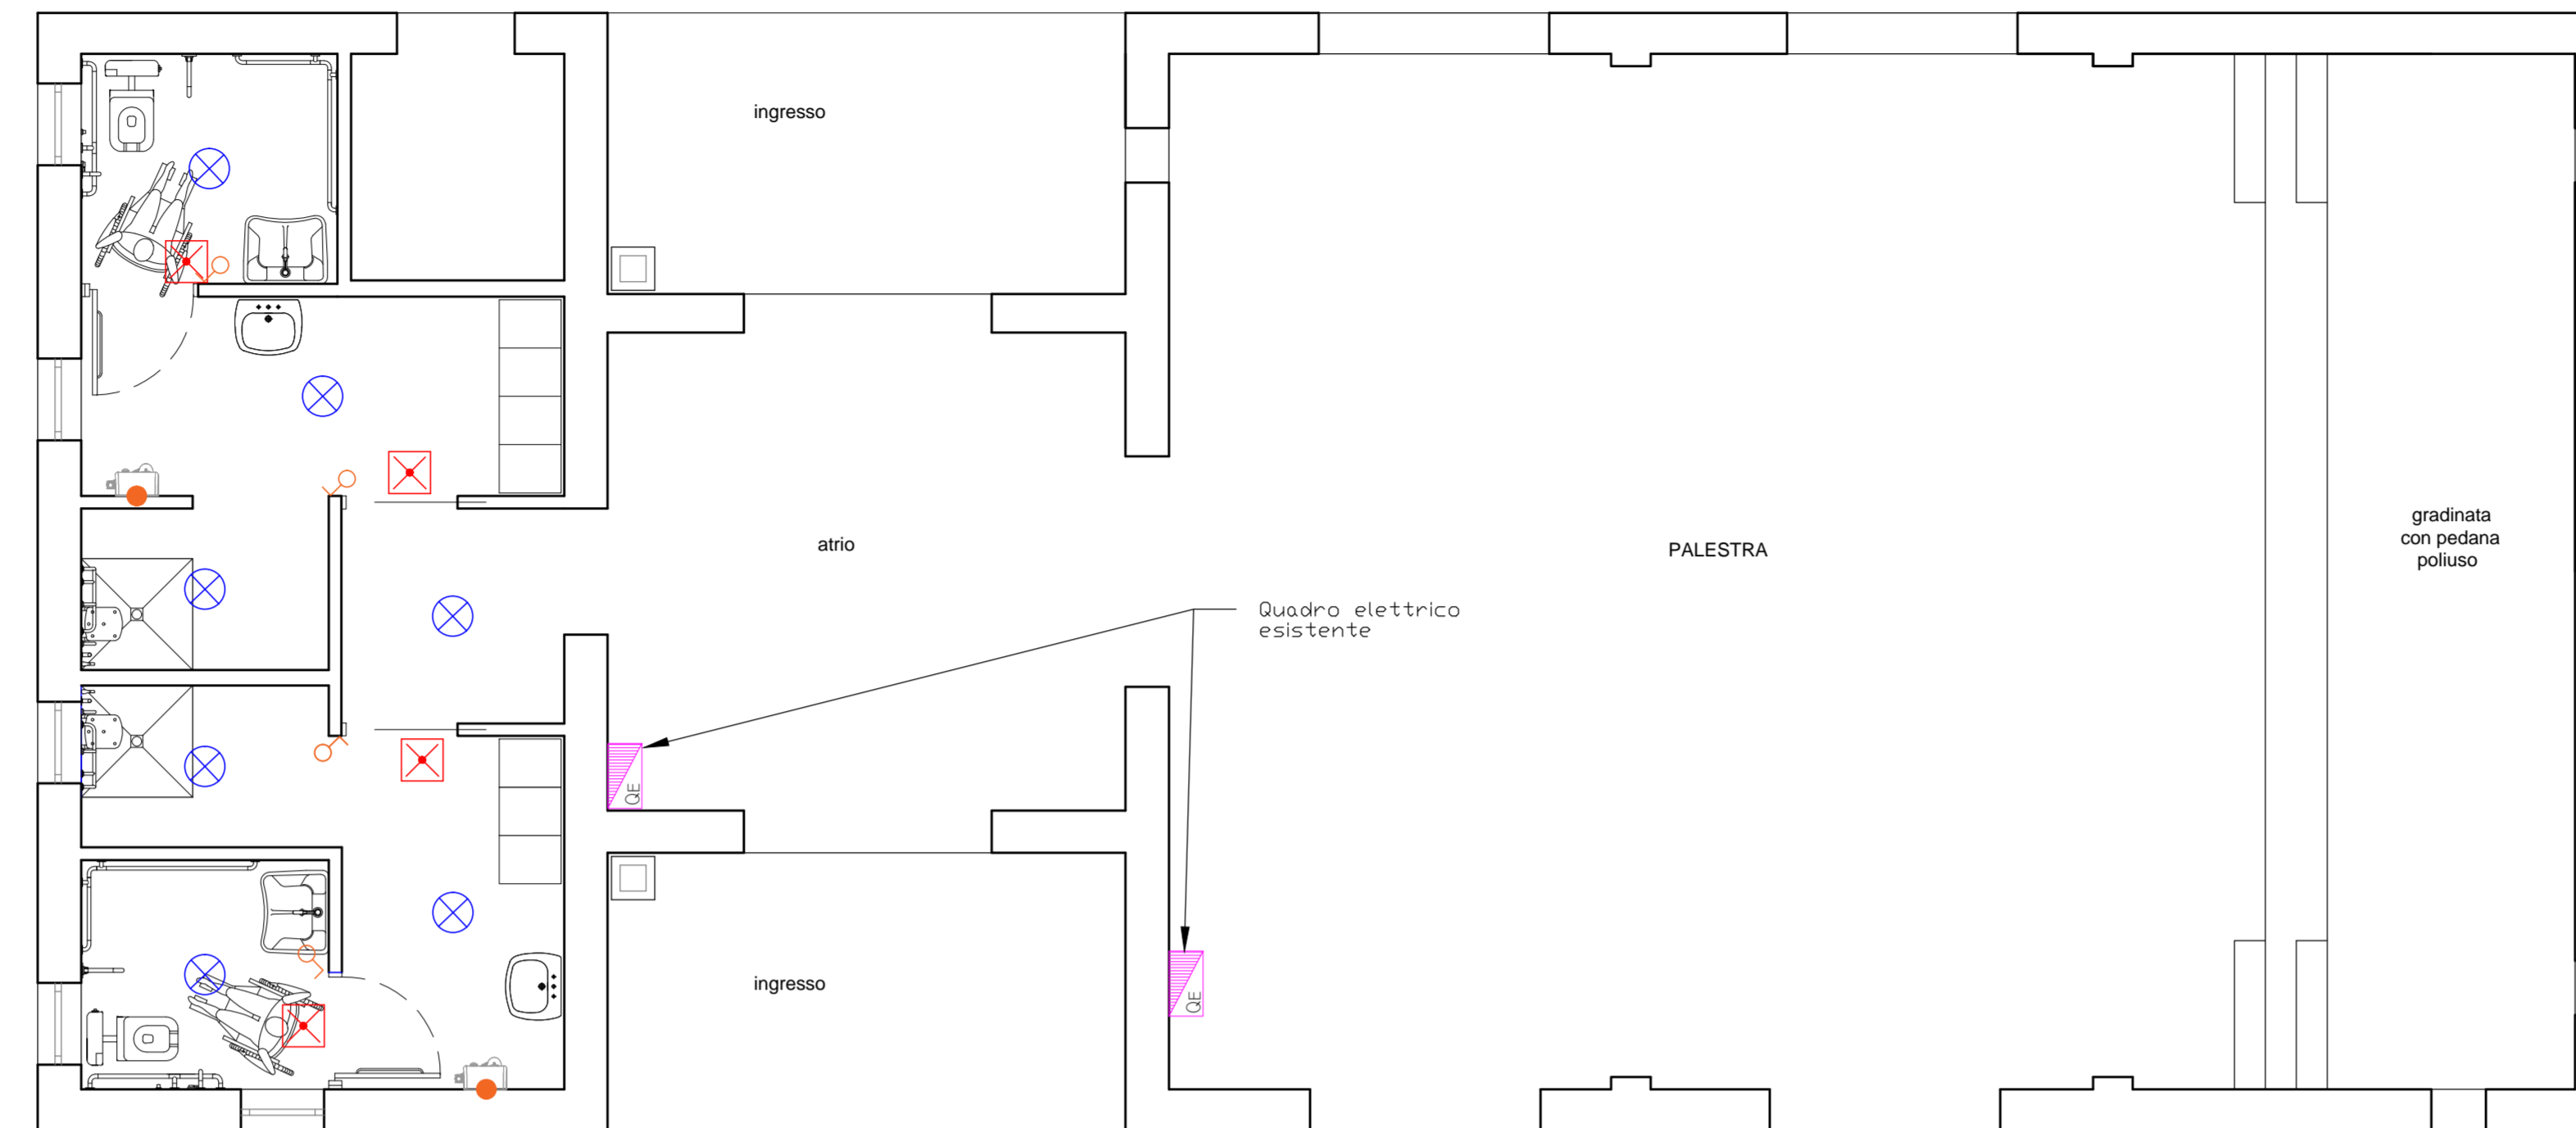

PIANTA PIANO TERRA

### LEGENDA:


- QUADRO ELETTRICO
- INTERRUTTORE IN SCATOLA DA PARETE COMANDO LUCI
- PUNTO LUCE - PLAFONE A SOFFITTO
- LAMPADA DI EMERGENZA II W, 3H
- PUNTO DI ALIMENTAZIONE ASCIUGACAPELLI A PARETE ALLACCIO DIRETTA IN SCATOLA 503

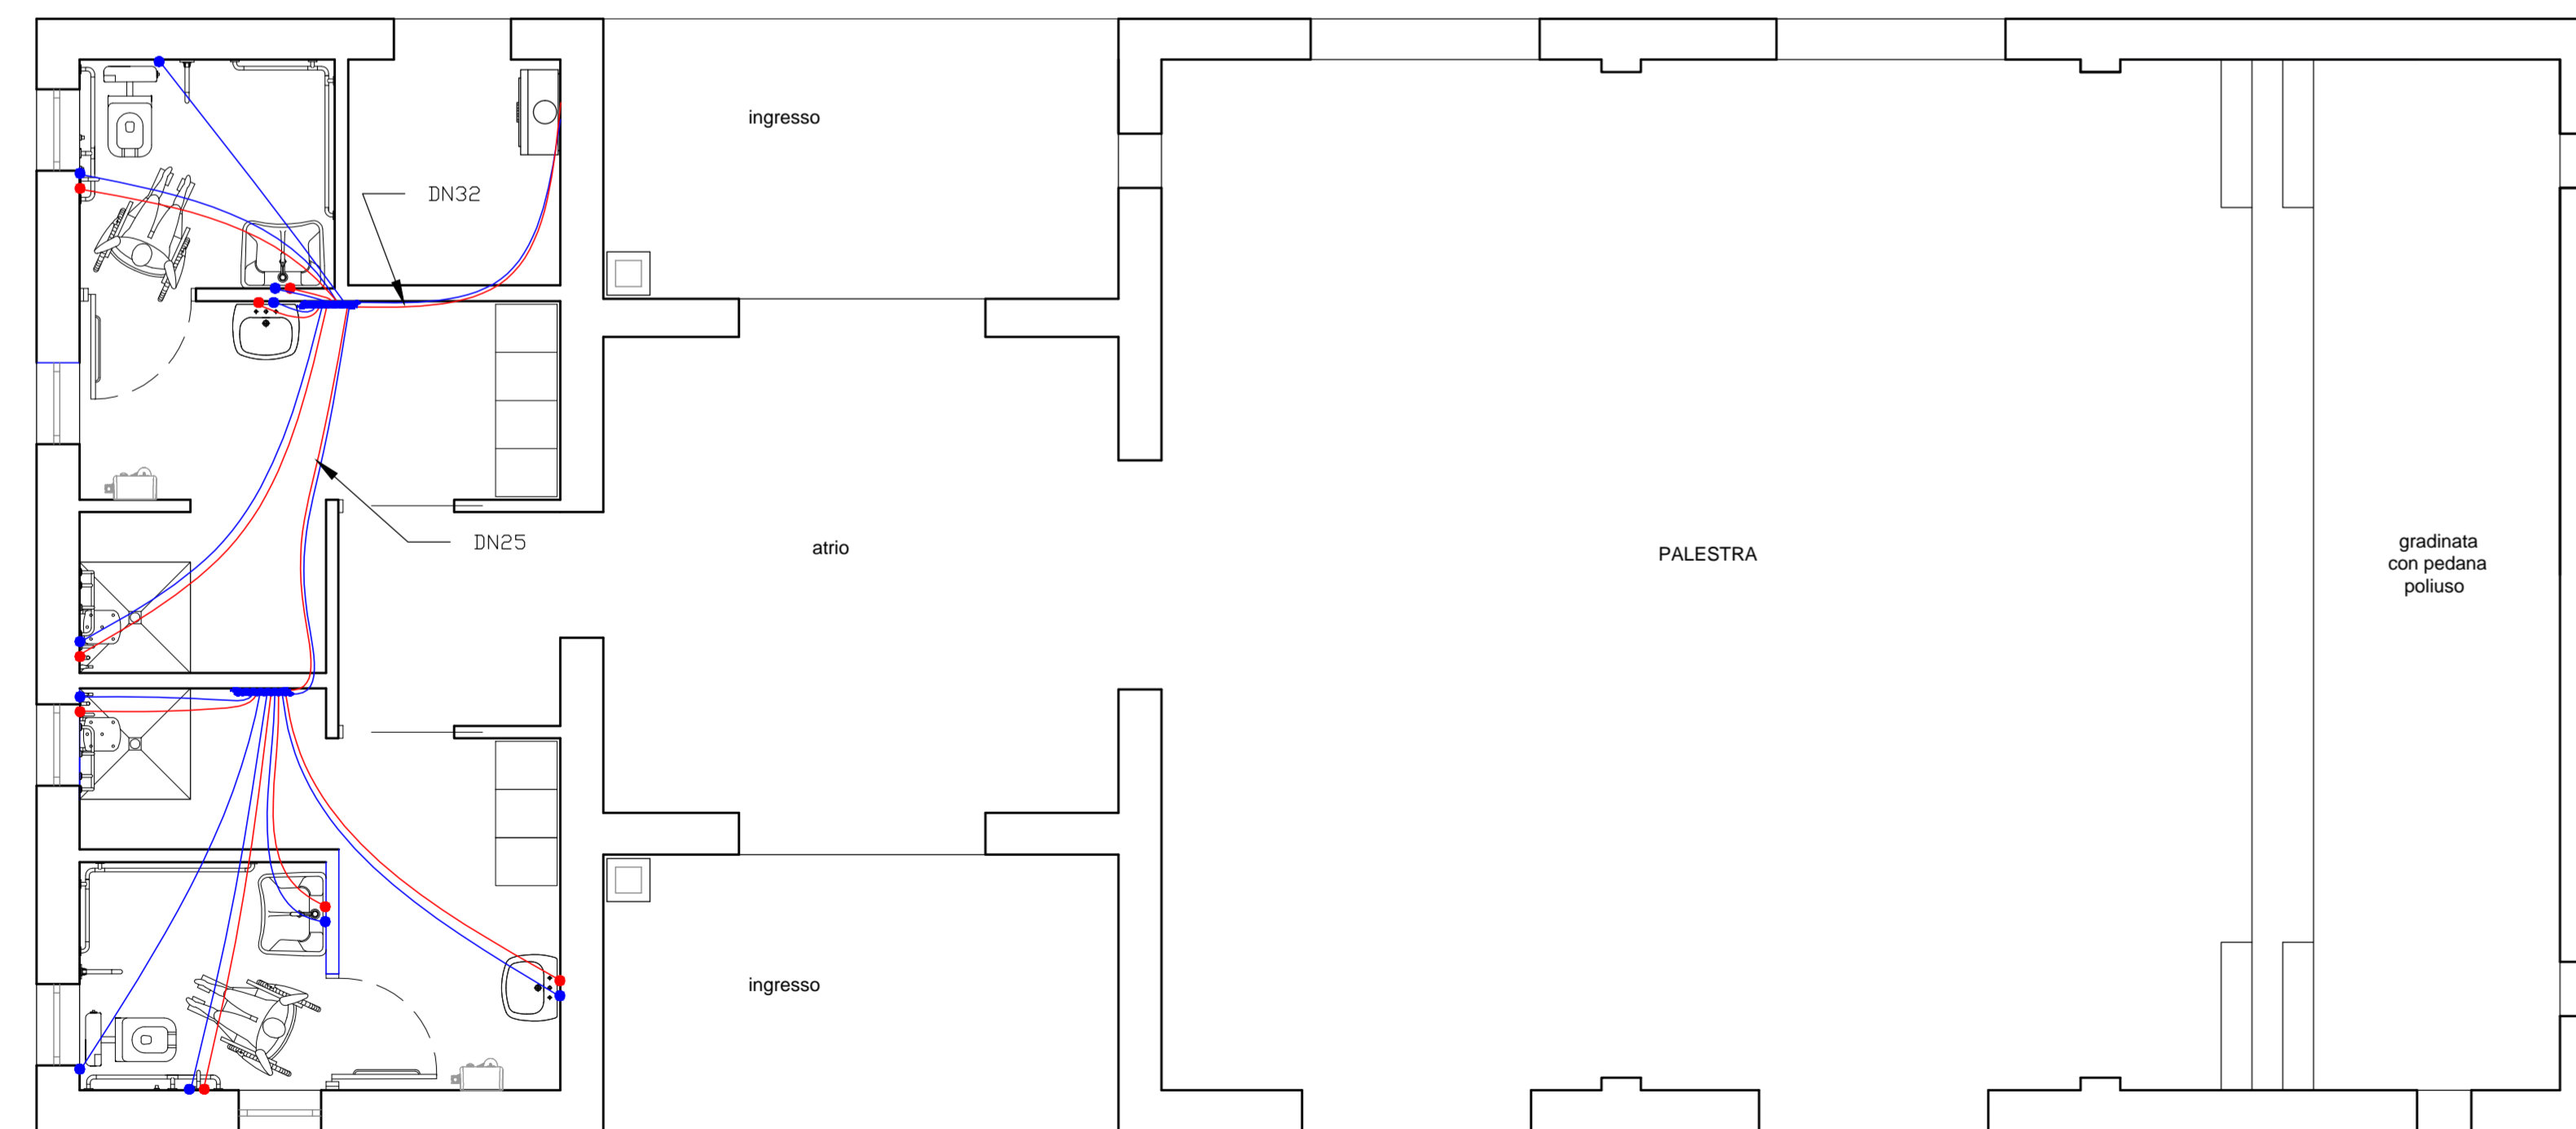

PIANTA PIANO TERRA

### LEGENDA:

- TUBAZIONE RETE ACQUA FREDDA SOTTOTRACCIA IN PEX/AL/PEX COIBENTATO
- TUBAZIONE RETE ACQUA CALDA SOTTOTRACCIA IN PEX/AL/PEX COIBENTATO
- CALDAIA A CONDENSAZIONE PER RISCALDAMENTO E PRODUZIONE DI ACQUA CALDA SANITARIA, ALIMENTATA A GAS METANO P: 30,0 kW

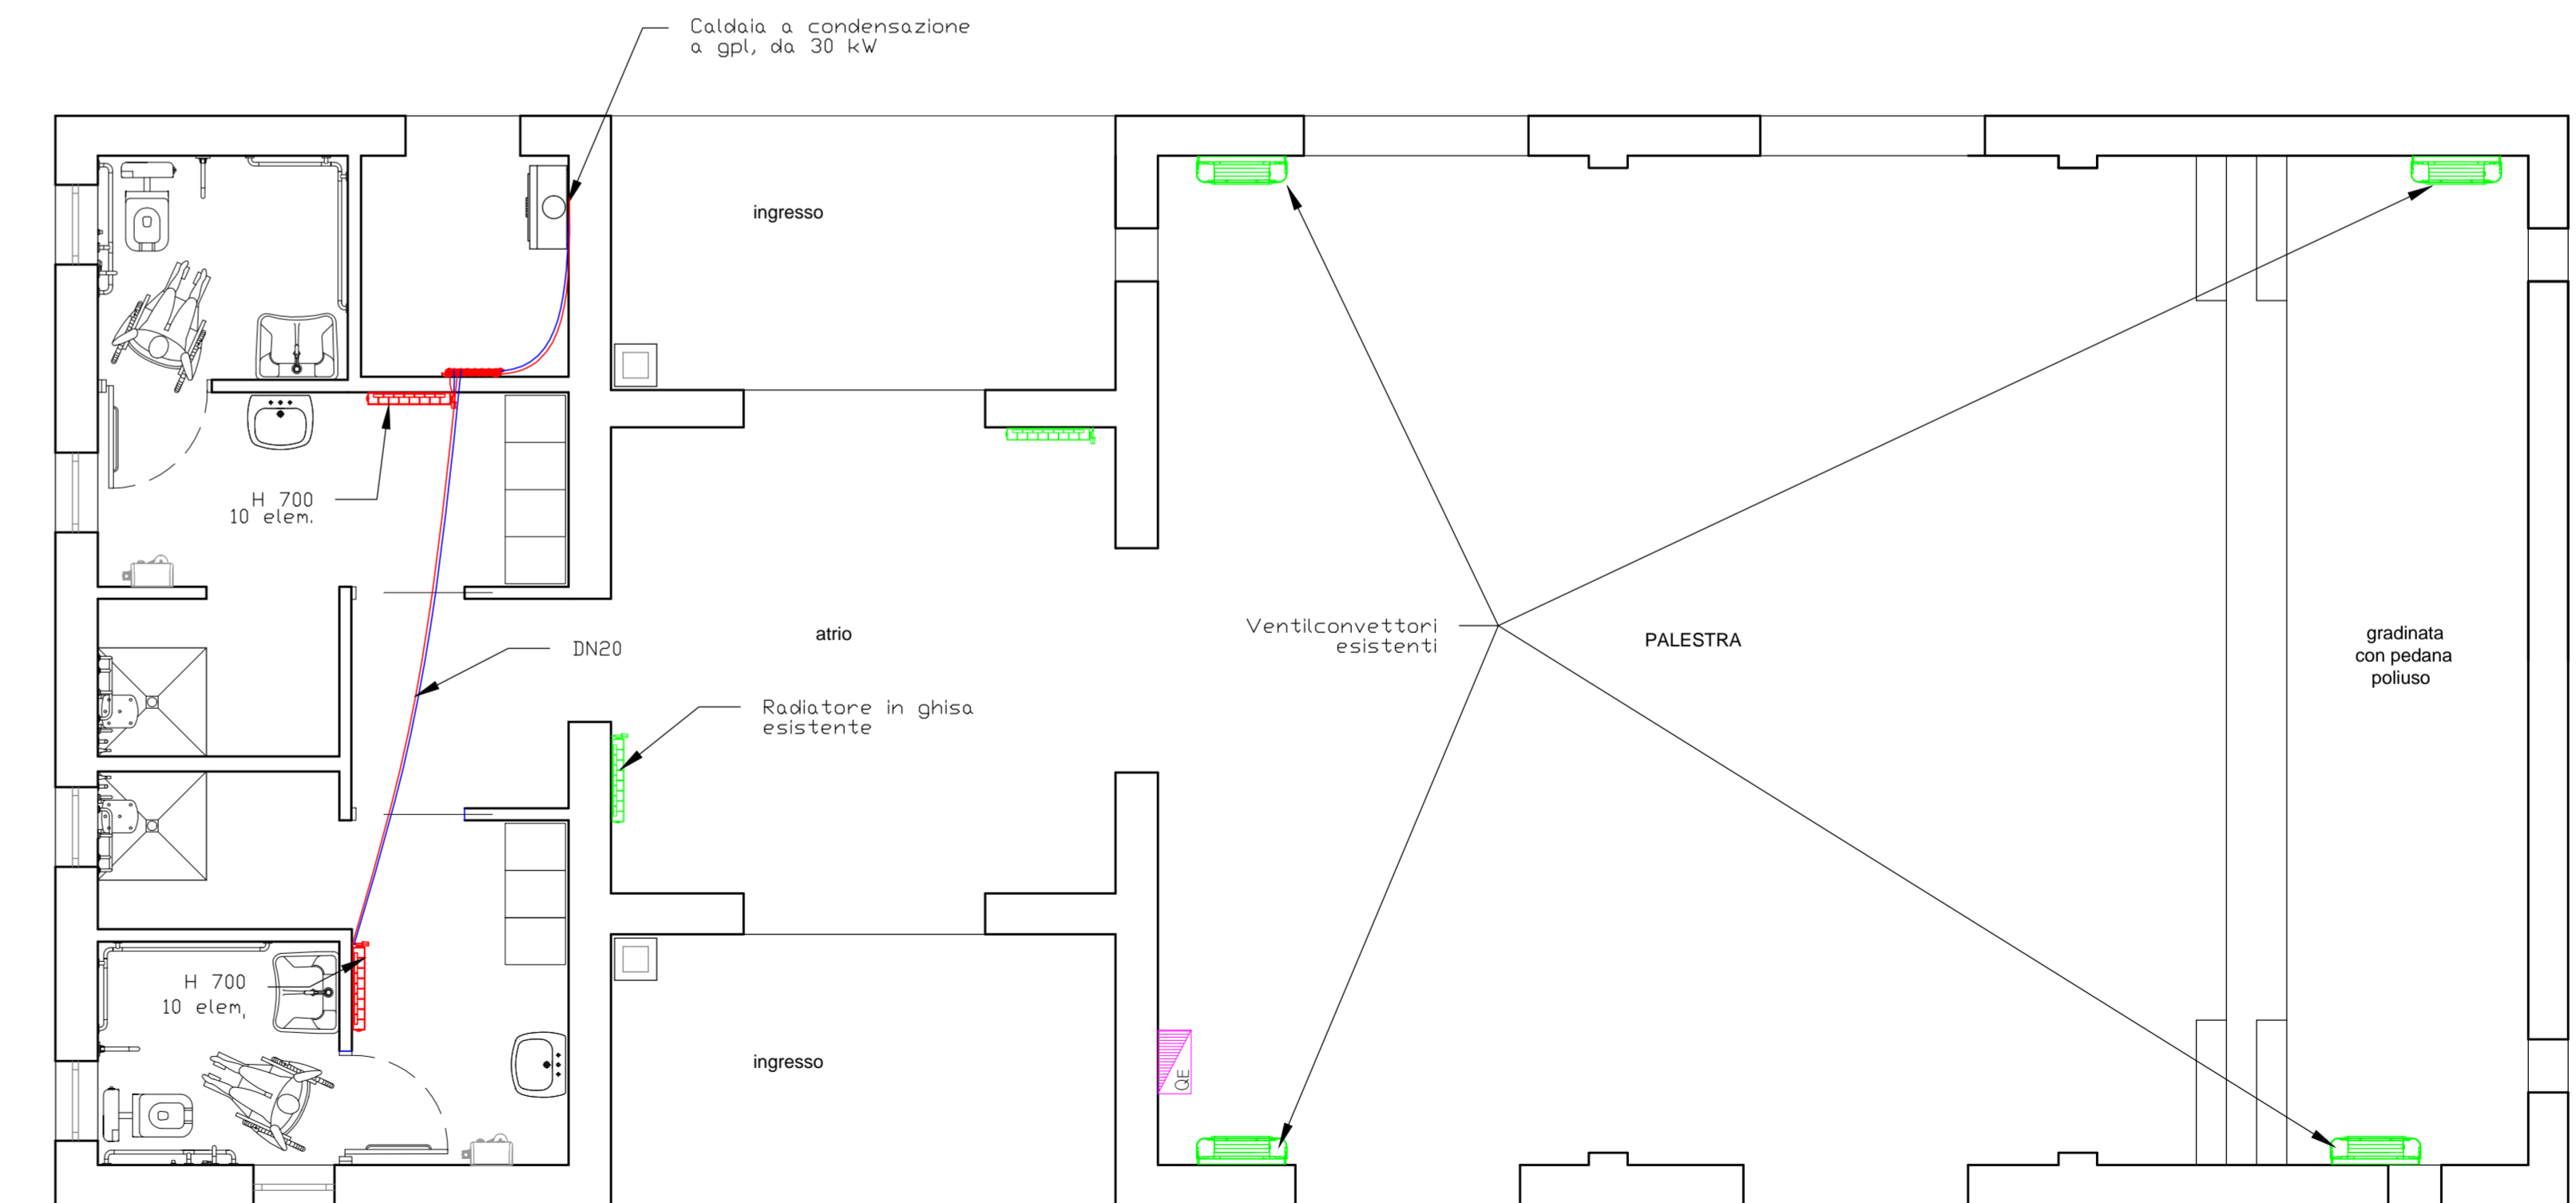

PIANTA PIANO TERRA

### LEGENDA:

- COLLETTORE ESISTENTE
- RADIATORE IN ALLUMINIO, INTERASSE 700 MM
- CALDAIA A CONDENSAZIONE PER RISCALDAMENTO E PRODUZIONE DI ACQUA CALDA SANITARIA, ALIMENTATA A GAS METANO P: 30,0 kW
- TUBAZIONE SOTTOTRACCIA IN MULTISTRATO DI POLIETILENE RETICOLATO ISOLATA